



AIL 2 al CSA




FORNITURA, INSTALLAZIONE E MESSA IN ESERCIZIO DI UN IMPIANTO DI ESSICCAMENTO FANGHI presso l'impianto di depurazione di acque reflue industriali e civili del CONSORZIO SVILUPPO INDUSTRIALE - RIETI con la formula del noleggio plurennale


PLANIMETRIA E SEZIONE DEGLI SPAZI MESSI A DISPOSIZIONE PER L'ALLOGGIAMENTO DEL NUOVO IMPIANTO DI ESSICCAMENTO

Il Tecnico: Via degli Ulmi del Fiume, 49 02045 ROMA (RM) Tel. 0746/772933 Fax 0746/772932		IL TECNICO: _____ _____ _____	
Il Proprietario: Consorzio per lo Sviluppo Industriale di Rieti Via Roma, 101 02100 RIETI (RM)		_____ _____ _____	
REF.	DATA	DESCRIZIONE	REVISIONE
0			
1			
2			
3			

SEZIONE TRASVERSALE CAPANNONE A-A
SCALA 1:100

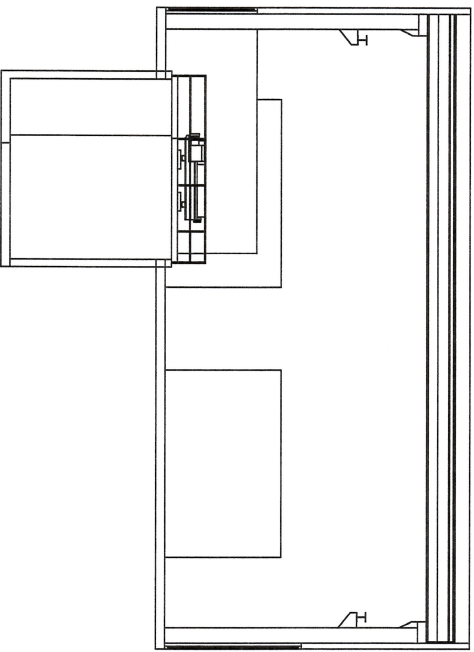

PLANIMETRIA GENERALE IMPIANTO DI DEPURAZIONE
SCALA 1:500

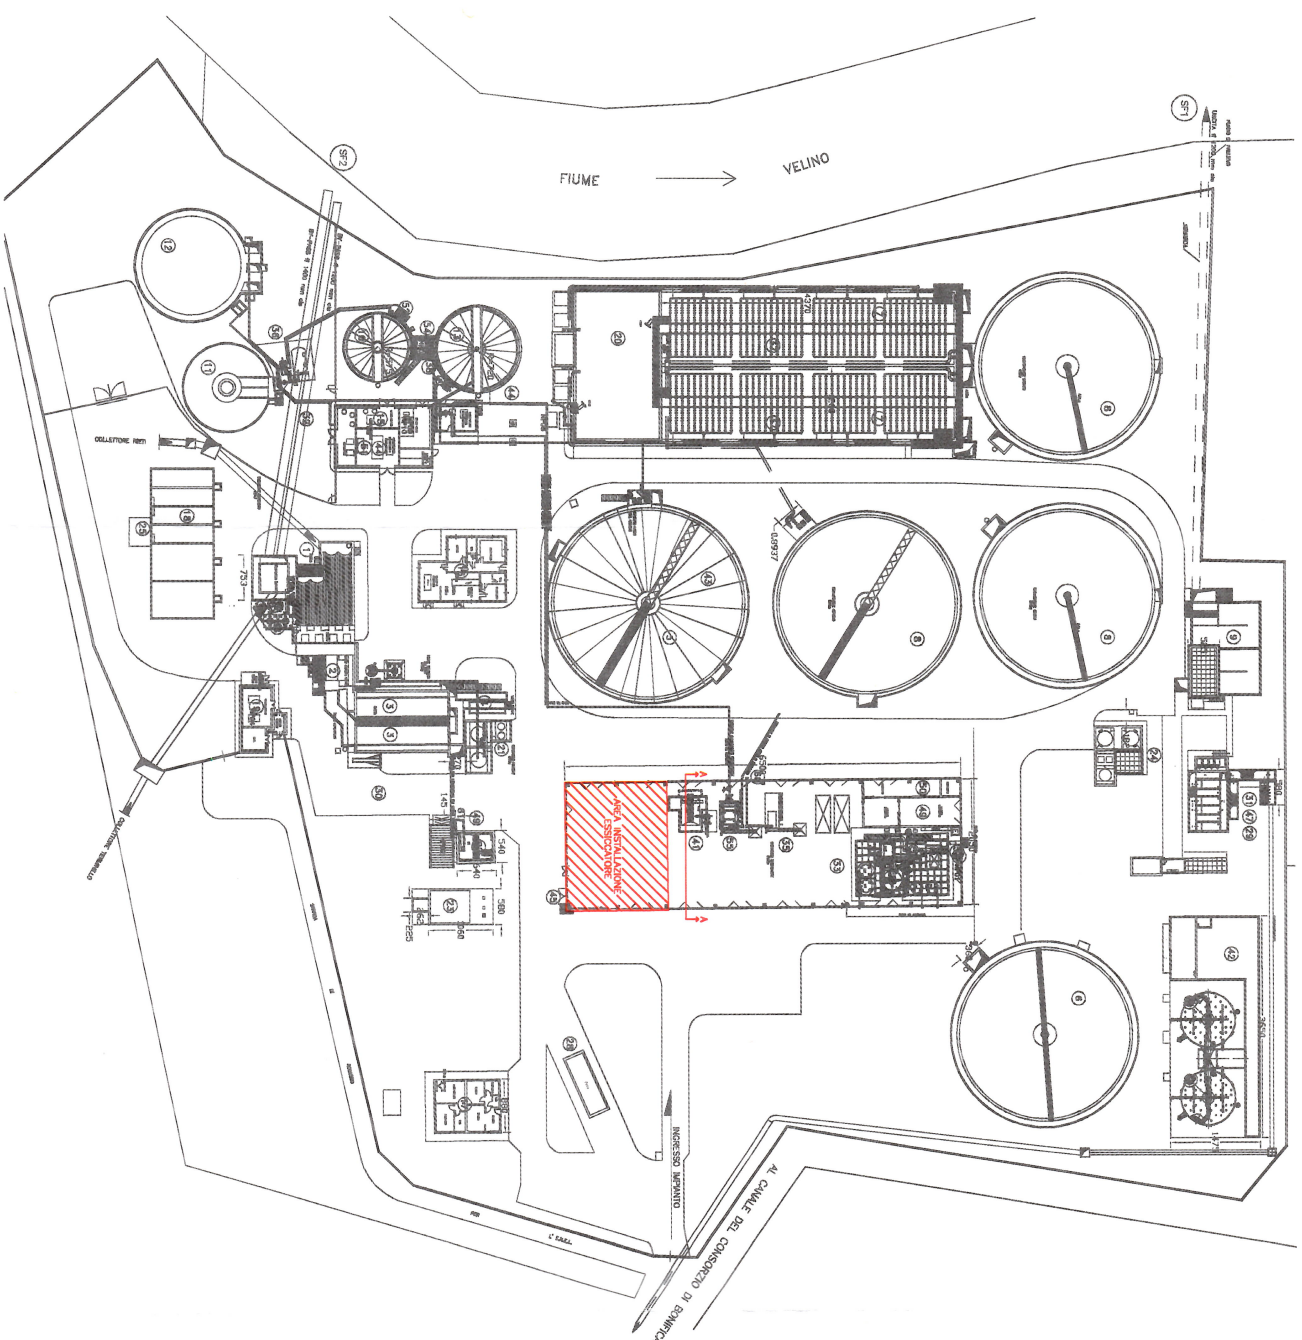

LEGENDA

1	SESTIAMENTO USUARI
2	GRANULAZIONE MECCANICA
3	DECOLANTURA DISAGGIANTURA
4	REPARTITORE
5	SEDIMENTAZIONE PRIMARIA
6	SEDIMENTAZIONE ACQUE FULVINE
7	OSCUROAZIONE BOLLICIA
8	SEDIMENTAZIONE FINALE
9	CLORAZIONE
10	PRESERBAMENTO
11	DEESTERNE AVVERGICA PRIMARIA
12	DEESTERNE SEC.-FOSF.-SPESSA-ACCUMULO GAS
13	ACCUMULO FANGHI
14	DESVANAZIONE MECCANICA
15	LOCALI GAS, CALDAIE E RISCALDIO FANGHI
16	LOCALI GAS E LABORATORIO
17	FABBRICATO ULTRI E SPOLGATORI
18	LETTI DI ESSICCAMENTO
19	CABINA ELETTRICA
20	VASCA DI DENATURAZIONE
21	VASCA CONTENIMENTO RESIDUI CHIMICI (Vasca per la raccolta e lo stoccaggio dei rifiuti chimici)
22	VASCA STOCCO BOTINI
23	VASCA ANTINCENDIO
24	LOCALI INCENDIO DI SOGNO
25	TORCIA
26	PANORAMIO AUTO
27	OTTICINA MECCANICA
28	PESCA A FONTE
29	FILTRI MECCANICI
30	COCCIA OSSIGENANTE CON PUMPE SOSTELENTO
31	SISTEMA OSSIGENAZIONE CON PUMPE ULTRAMINORI
32	IMPIANTO DI RIFERIMENTAZIONE DEL BODAS
33	CAPANNONE ESSICCATORI E TEMPERALIZZAZIONE FANGHI
34	TANTAMENTO CHIMICO-FISICO BOTINI
35	MANTENIMENTO FANGHI CHIMICI
36	IMPIANTO PURIFICAZIONE BODAS
37	DIFFUSORI FOROSI SOMMERSI
38	TORRE ABBANDITO ODORI
39	STOCCHAGGIO ED ESSICCAMENTO FANGHI
40	IMPIANTO DI TEMPERALIZZAZIONE FANGHI
41	FOSFA E REINER FANGHI DA ESSICCARRE
42	TANTAMENTI PER IL RILUTZO DELLE ACQUE IN AERODIFFUSORI (in fase di realizzazione)
43	ABBANDITO EMISSORI CHIMICO-FISICO
44	GRUPPO DI CONDIZIONAZIONE E RISCALDAMENTO FANGHI
45	SERBATOIO GAZO DIFENSIVO
46	QUADRO ELETTRICO M/FI ESSICCAMENTO
47	QUADRO ELETTRICO TEMPERALIZZAZIONE
48	LOCALI CALDAIA
49	OTTICINA OPERATIVA
50	MARAZZINO
51	GRUPPO ELETTRICO DI EMERGENZA
52	SERBATOIO RISCALDAMENTO DI SOGNO E SOGA CALISTICA
53	APPARECCHIATURE CONTROLLO FLUI
54	MANTENIMENTO FANGHI BODAS